


LEGENDA

Simbolo	Significado	Quantidade
	Extintor de Incêndio portátil pó químico seco (PQS) ABC Capacidade extintora: 3A, 20B/C Carga nominal: 4kg	2
	Ponto de distribuição de energia elétrica I unidade 30 Leds - Potência 20w Bateria de Lítio - Autonomia de 6 horas	3

LEGENDA DE SINALIZAÇÃO FOTOLUMINESCENTE*


Código	Simbolo	Significado	Quantidade
1		Placa de proibido fumar	2
14		Placa de sinalização de saída de emergência atizada acima da porta	2
17		Placa de sinalização de saída de emergência com mensagem "SALIDA"	4
23		Extintor de Incêndio	2

* As placas de sinalização devem estar de acordo com a ABNT NBR 13494-2

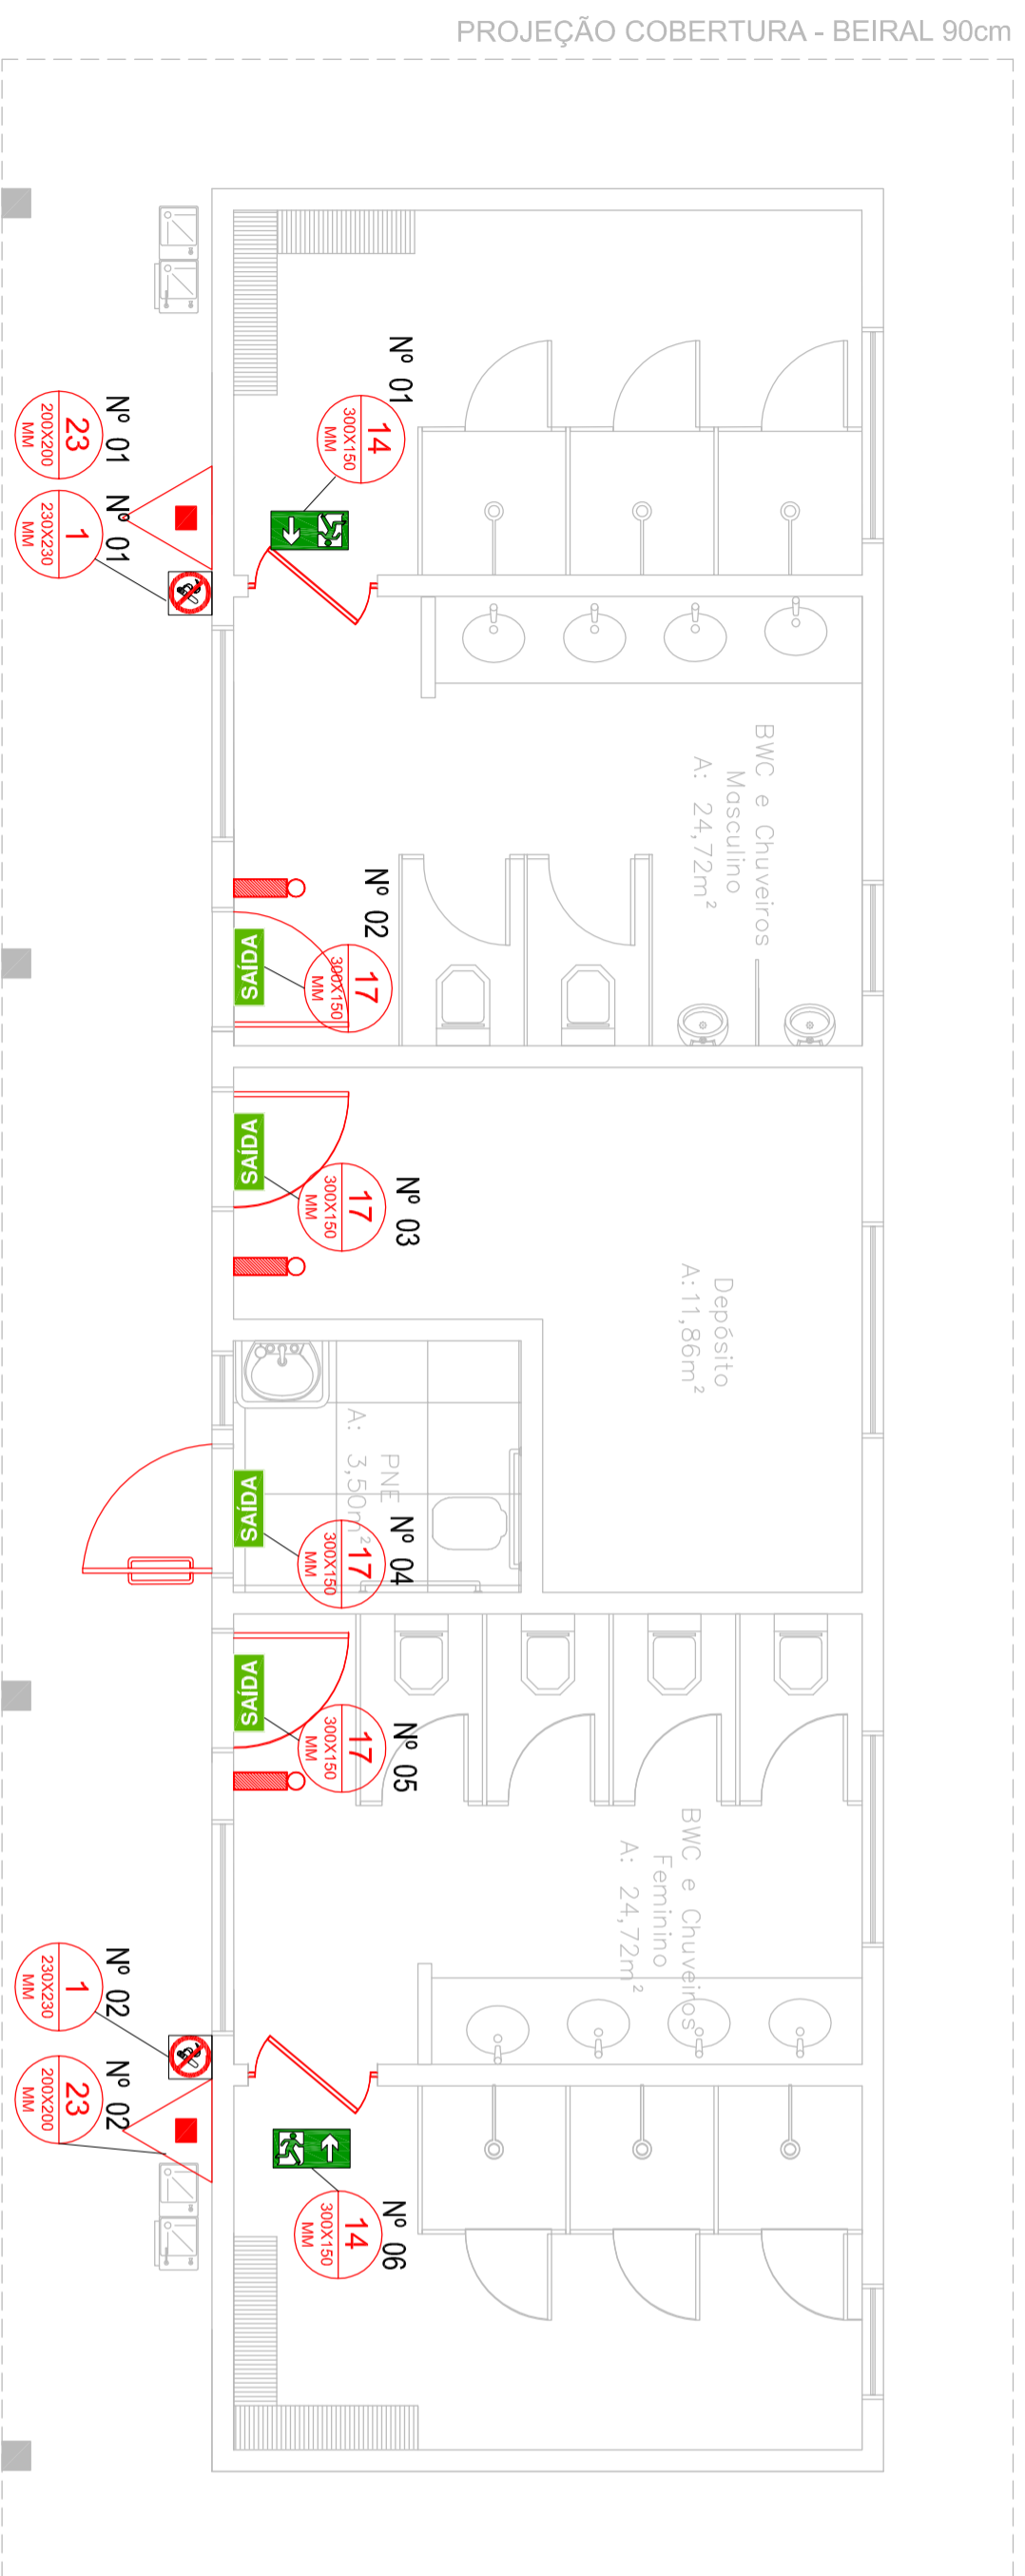

PLANTA BAIXA – LAYOUT
ESC.: 1/50

REVISÃO	DESCRIÇÃO:	RESPONSÁVEL:	APROVAÇÃO:	DATA:

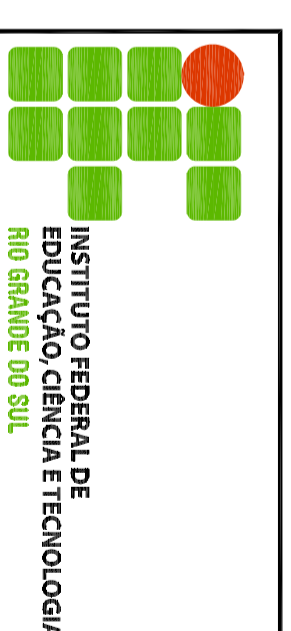

CAMPUS FELIZ
R. Pinosa Leibel, 60
Bairro Vila Rica
FELIZES

ASSUNTO:
PROJETO DE PPCI

OBRA:
PPCI BANHEIRO FELIZ
CONTEÚDO:
PROJETO BANHEIROS

PROJETO:
Caroline Leal Petras
Eng.ª de Seg. do Trabalho
CAU A70047-9
PROPRIETÁRIO:
INSTITUTO FEDERAL DO RIO GRANDE DO SUL - ifrs.edu.br

ARQUIVO:
Projeto banheiros FELIZ - PPCI.dwg
ESCALA:
1:50
ÁREA CONSTRUÍDA:
DESENHO:
CAROLINE
DATA:
AGO/2022
PRANCHETA:
01

FORMATO ESPECIAL