


Simbolo	Significado	Ondas
	Extintor de incêndio portátil pó químico (PFQ) ABC Capacidade mínima: 2kg Carga nominal: 4kg	2
	Placa de identificação de emergência Luminária 50 Leds + Fone de 2w e Botão de Ligar - Autonomia de 4 horas	3

Código	Simbolo	Significado	Ondas
1		Placa de proibido fumar	2
14		Placa de identificação de saída emergencial através do teto de gesso	2
17		Placa de identificação de saída emergencial com mensagem sonora	4
23		Extintor de incêndio	2

* As placas de sinalização devem estar de acordo com o ABNT NBR 13438-2

PROJEÇÃO COBERTURA - BEIRAL 90cm

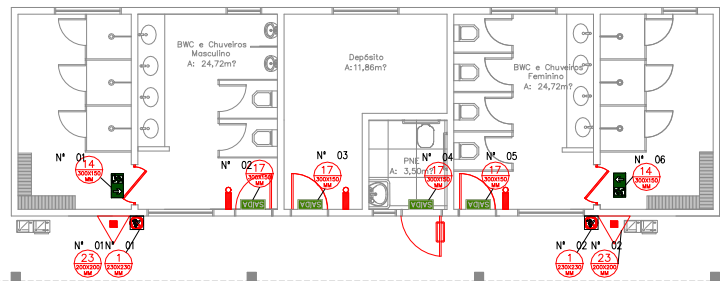

PLANTA BAIXA - LAYOUT
ESC.: 1/50

REVISÃO	DESCRIÇÃO:	RESPONSÁVEL:	APROVAÇÃO:	DATA:
		CAMPUS ALVORADA R. Quarenta e Nove, 121 Bairro Campos Verdes ALVORADA, RS		
ASSUNTO: PROJETO DE PPCI		OBJ.: PPCI BANHEIRO ALVORADA CONTEÚDO: PROJETO BANHEIROS		
PROJETO: Caroline Lasil Proles Eng. de Seg. do Trabalho CAU A70647-9		ARQUIVO: Projeto banheiro Alvorada - PPCI.dwg ESCALA: 1:50 DESENHO: CAROLINE PRIMEIRA: 01		
PROPRIETÁRIO: INSTITUTO FEDERAL DO RIO GRANDE DO SUL - @ifrrgs.edu.br		DATA: JUL/2022		

FORMATO ESPECIAL


LEGENDA

Simbolo	Significado	Quantidade
	Extintor de Incêndio portátil pó químico seco (PQS) ABC Capacidade extintora: 3A, 20B/C Carga nominal: 4kg	2
	Ponto de distribuição de energia elétrica Unidade 30 Leds - Potência 20w Bateria de Lítio - Autonomia de 6 horas	3

LEGENDA DE SINALIZAÇÃO FOTOLUMINESCENTE*

Código	Simbolo	Significado	Quantidade
1		Placa de proibido fumar	2
14		Placa de sinalização de saída de emergência atizada acima da porta	2
17		Placa de sinalização de saída de emergência com mensagem "SALIDA"	4
23		Extintor de Incêndio	2

* As placas de sinalização devem estar de acordo com a ABNT NBR 13494-2

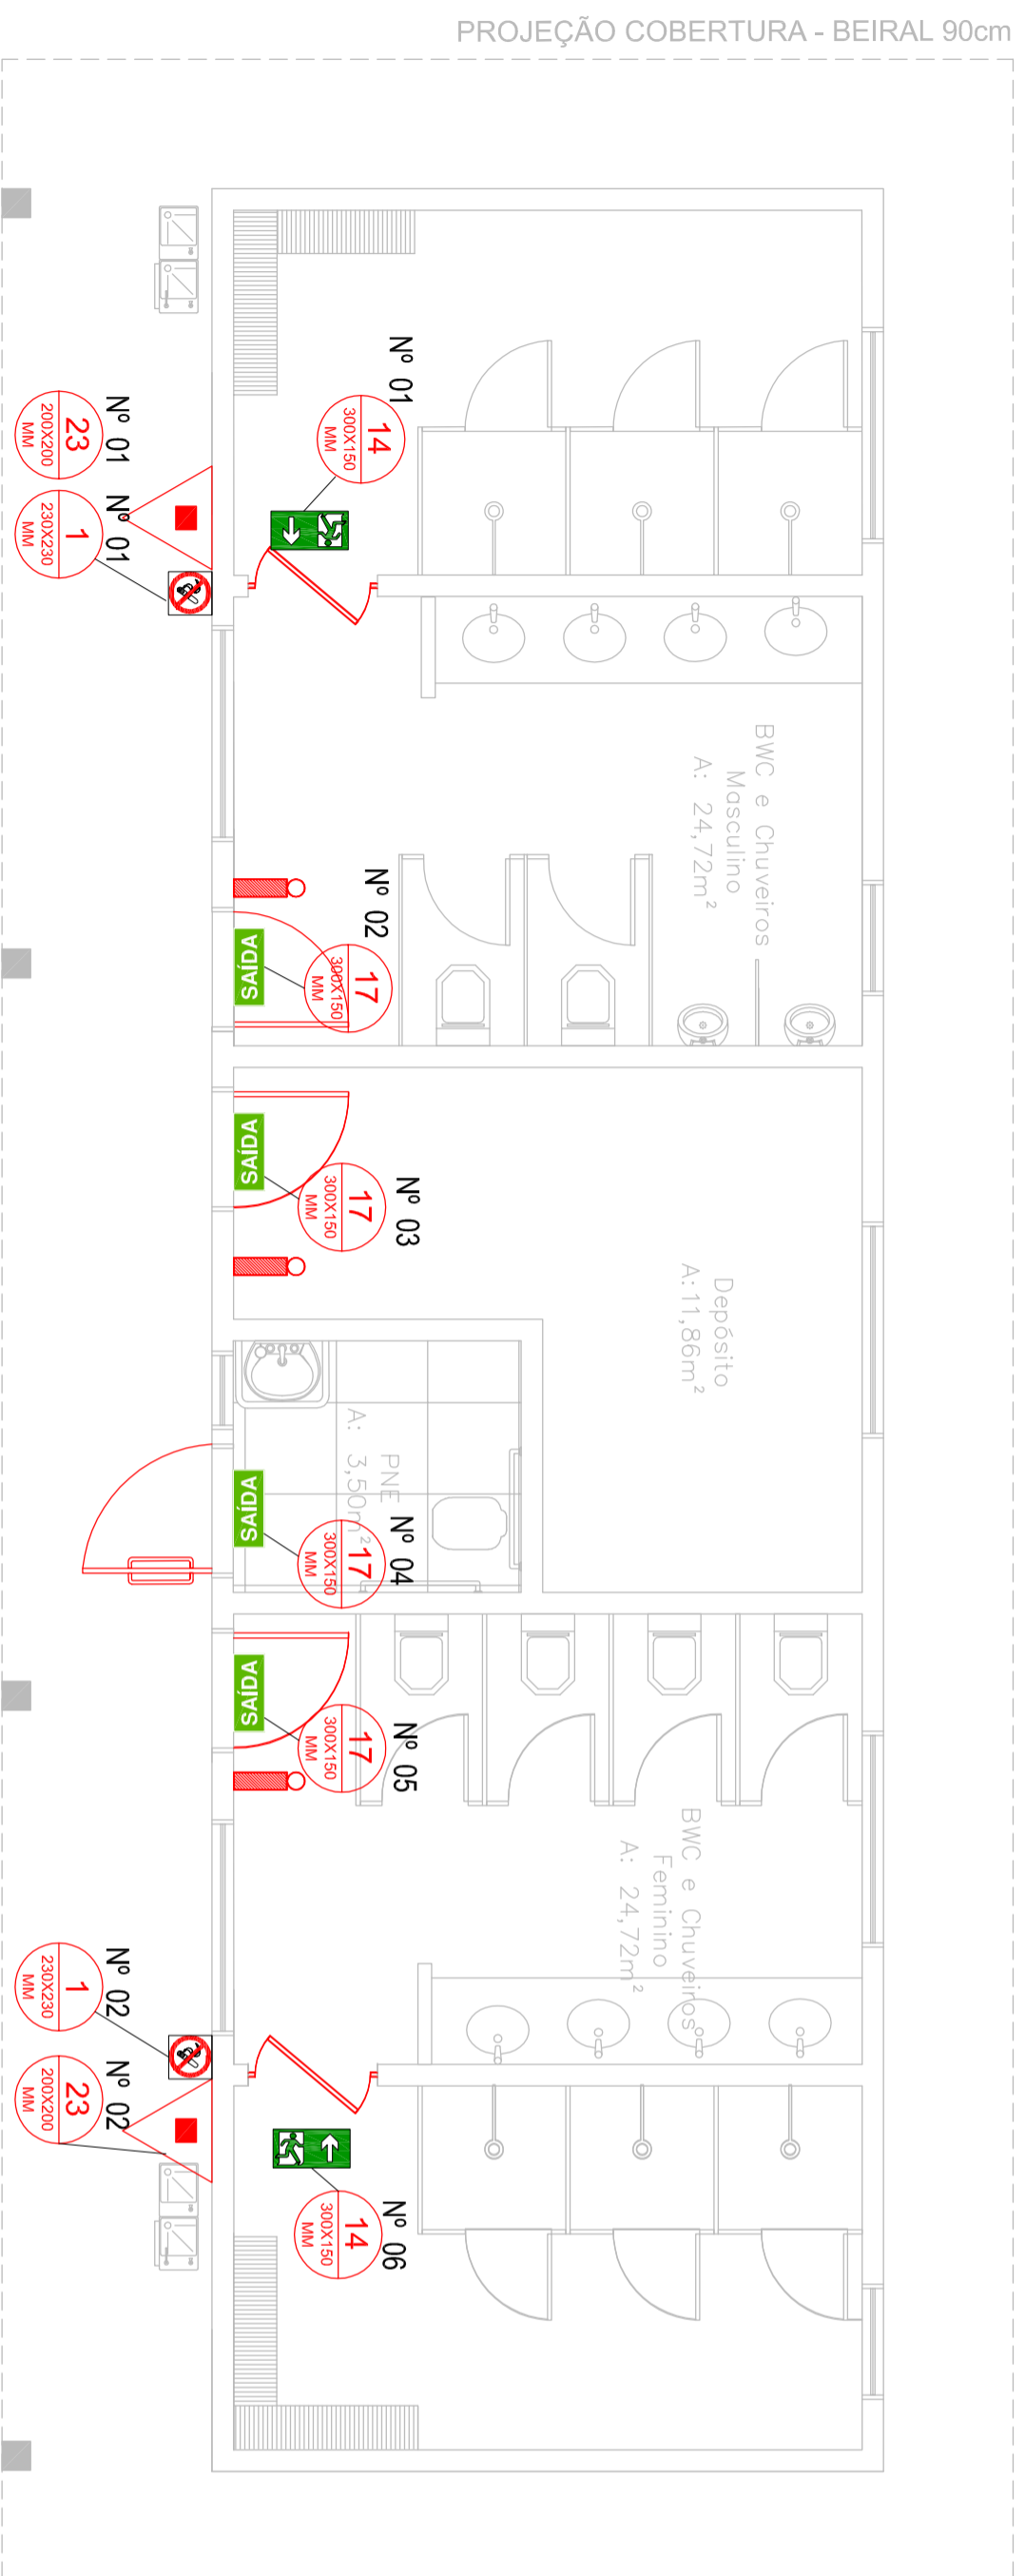

PLANTA BAIXA – LAYOUT
ESC.: 1/50

REVISÃO	DESCRIÇÃO:	RESPONSÁVEL:	APROVAÇÃO:	DATA:
---------	------------	--------------	------------	-------



CAMPUS ALVORADA
R. Quarenta e Três, 121
Bairro Campos Verdes
ALVORADARES

ASSUNTO:
PROJETO DE PPCI

OBRA:
PPCI BANHEIRO ALVORADA
CONTEÚDO:
PROJETO BANHEIROS

PROJETO:
Caroline Leal Petras
Eng.ª de Seg. do Trabalho
CAU A70047-9
PROPRIETÁRIO:
INSTITUTO FEDERAL DO RIO GRANDE DO SUL - ifrs@ifrs.edu.br

ARQUIVO:
Projeto banheiros Alvorada - PPCI.dwg
ESCALA:
1:50
ÁREA CONSTRUÍDA:
DESENHO:
CAROLINE
DATA:
JUL/2022
PRANCHETA:
01

FORMATO ESPECIAL