
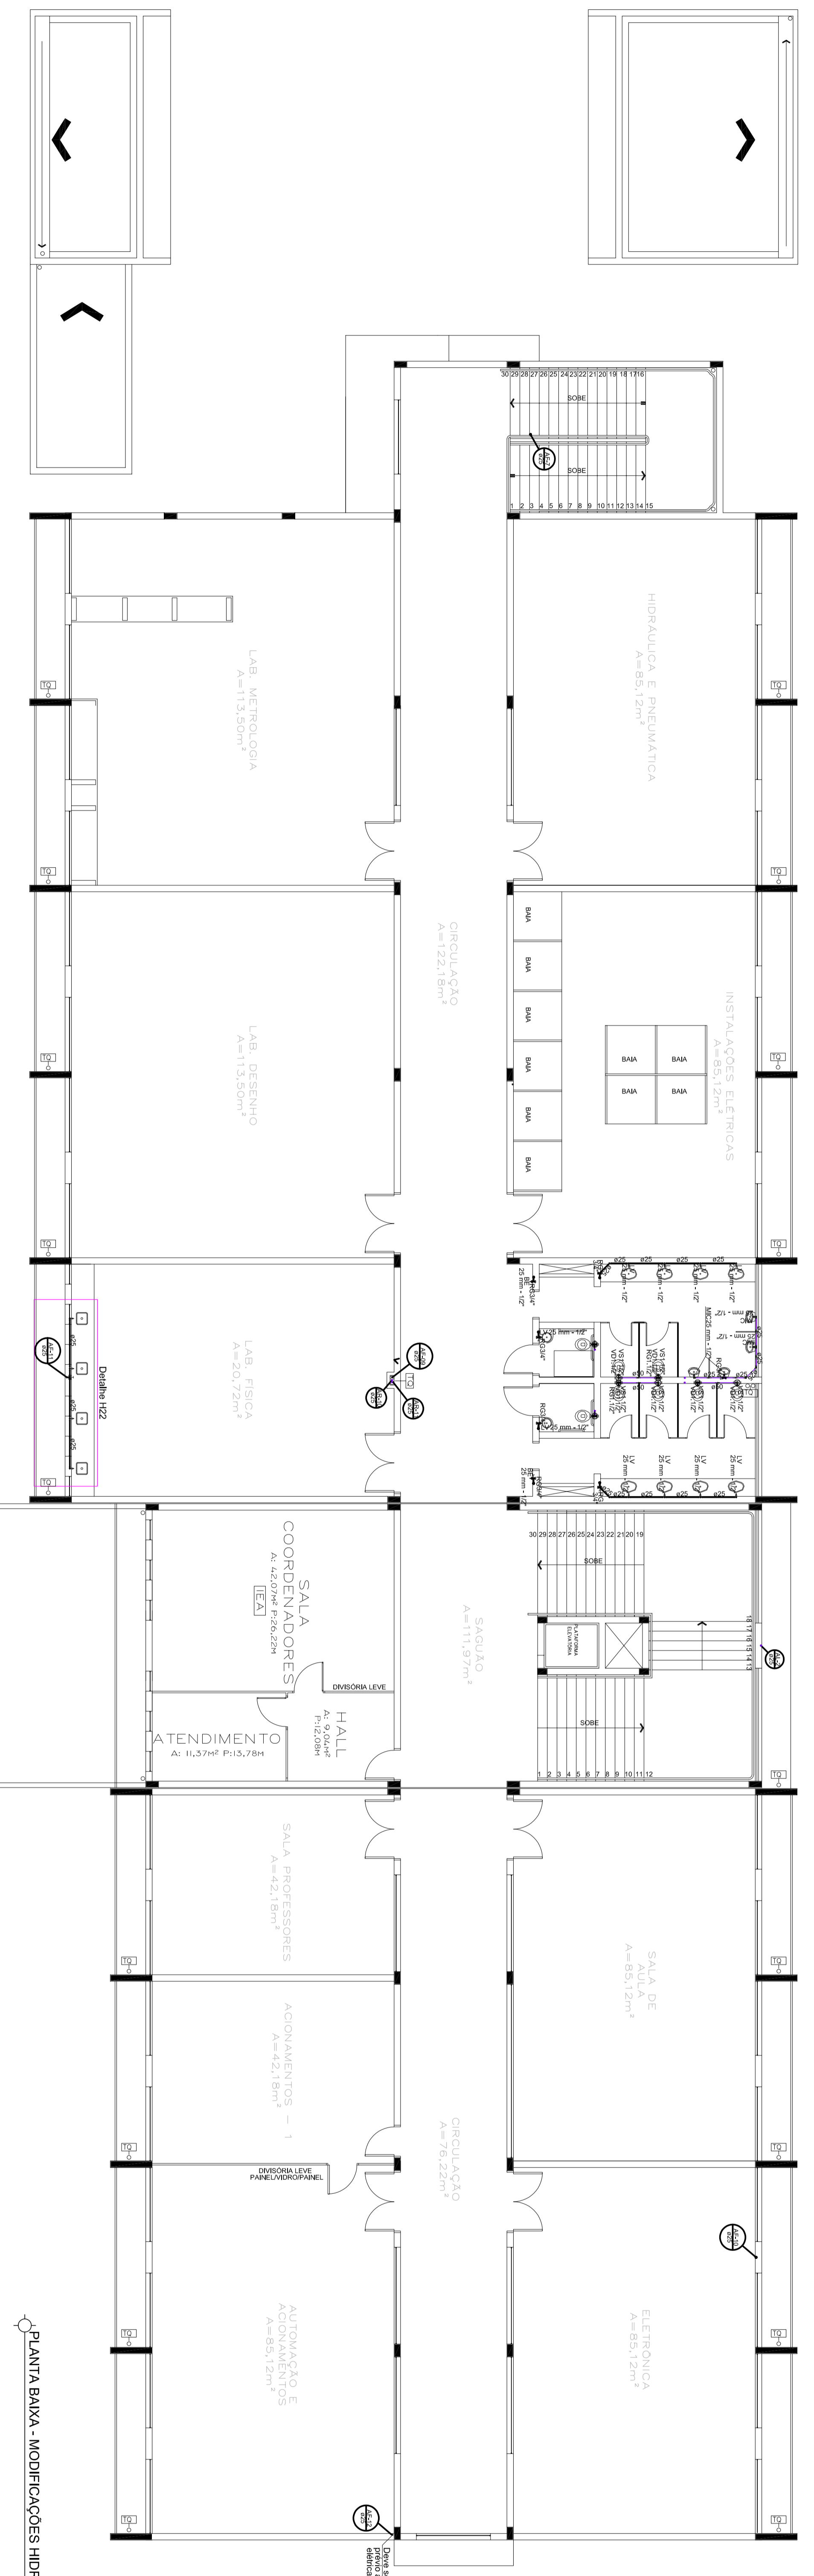
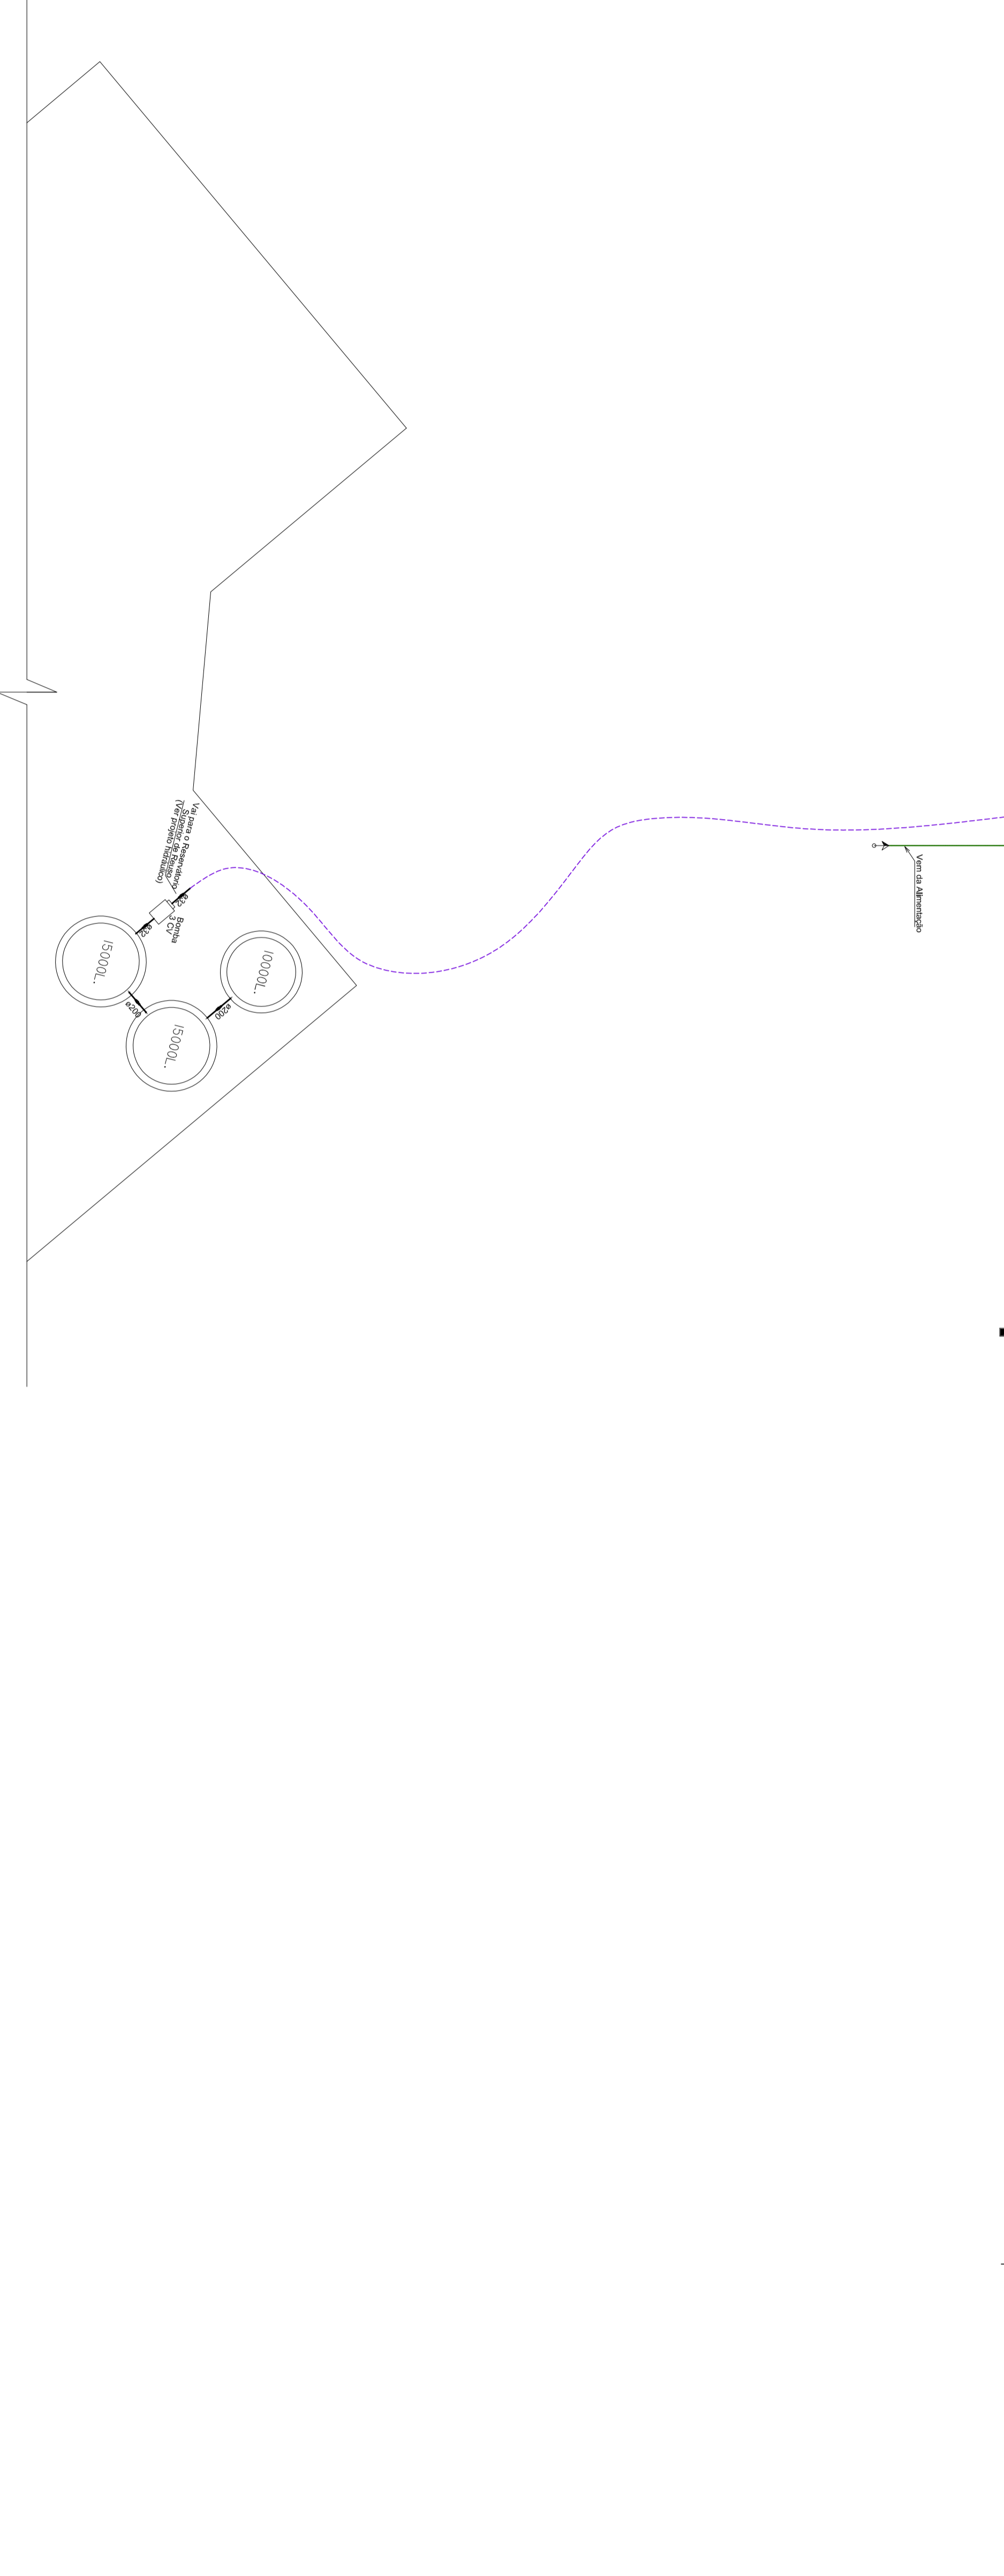


PLANTA BAIXA - MODIFICAÇÕES HIDRÁULICAS - 1º PAV
 Área: 1.662,48m²
 Escala: 1/100

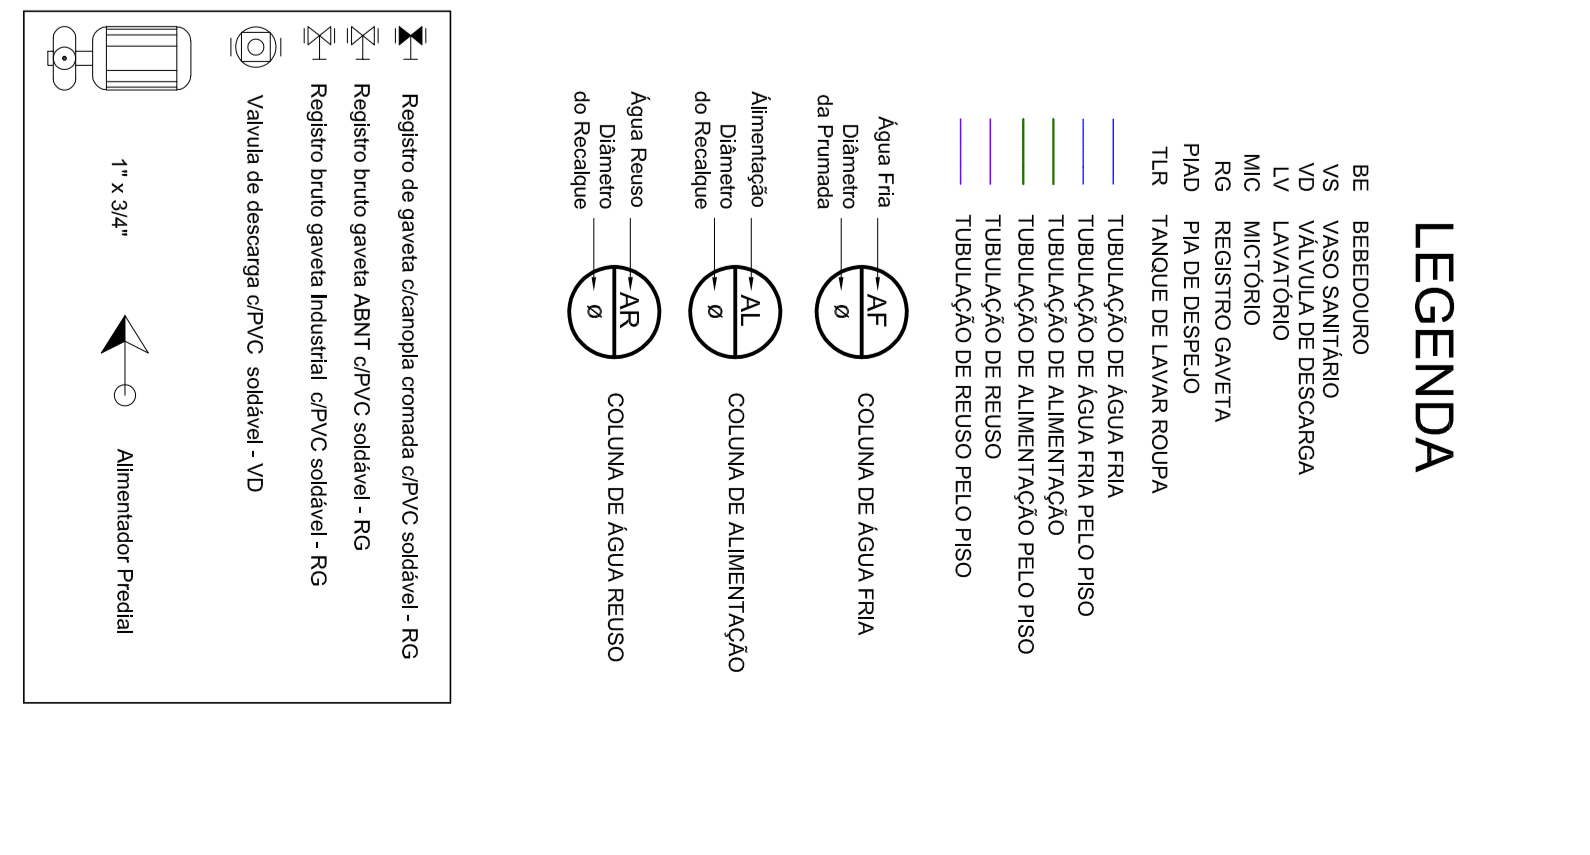

PLANTA BAIXA - MODIFICAÇÕES HIDRÁULICAS - 2º PAV
 Área: 1.448,81m²
 Escala: 1/100

PROJETO HIDRÁULICO

PRÉDIO MECÂNICA

INSTITUTO FEDERAL DE EDUCAÇÃO, CIÊNCIA E TECNOLOGIA

PROJETO: PLANTAS BAIXAS

PROJETO: 1110	PROJETO: 1110
PROJETO: 1110	PROJETO: 1110
PROJETO: 1110	PROJETO: 1110
PROJETO: 1110	PROJETO: 1110
PROJETO: 1110	PROJETO: 1110

01/02