




Detalhe H21  
escala 1:25

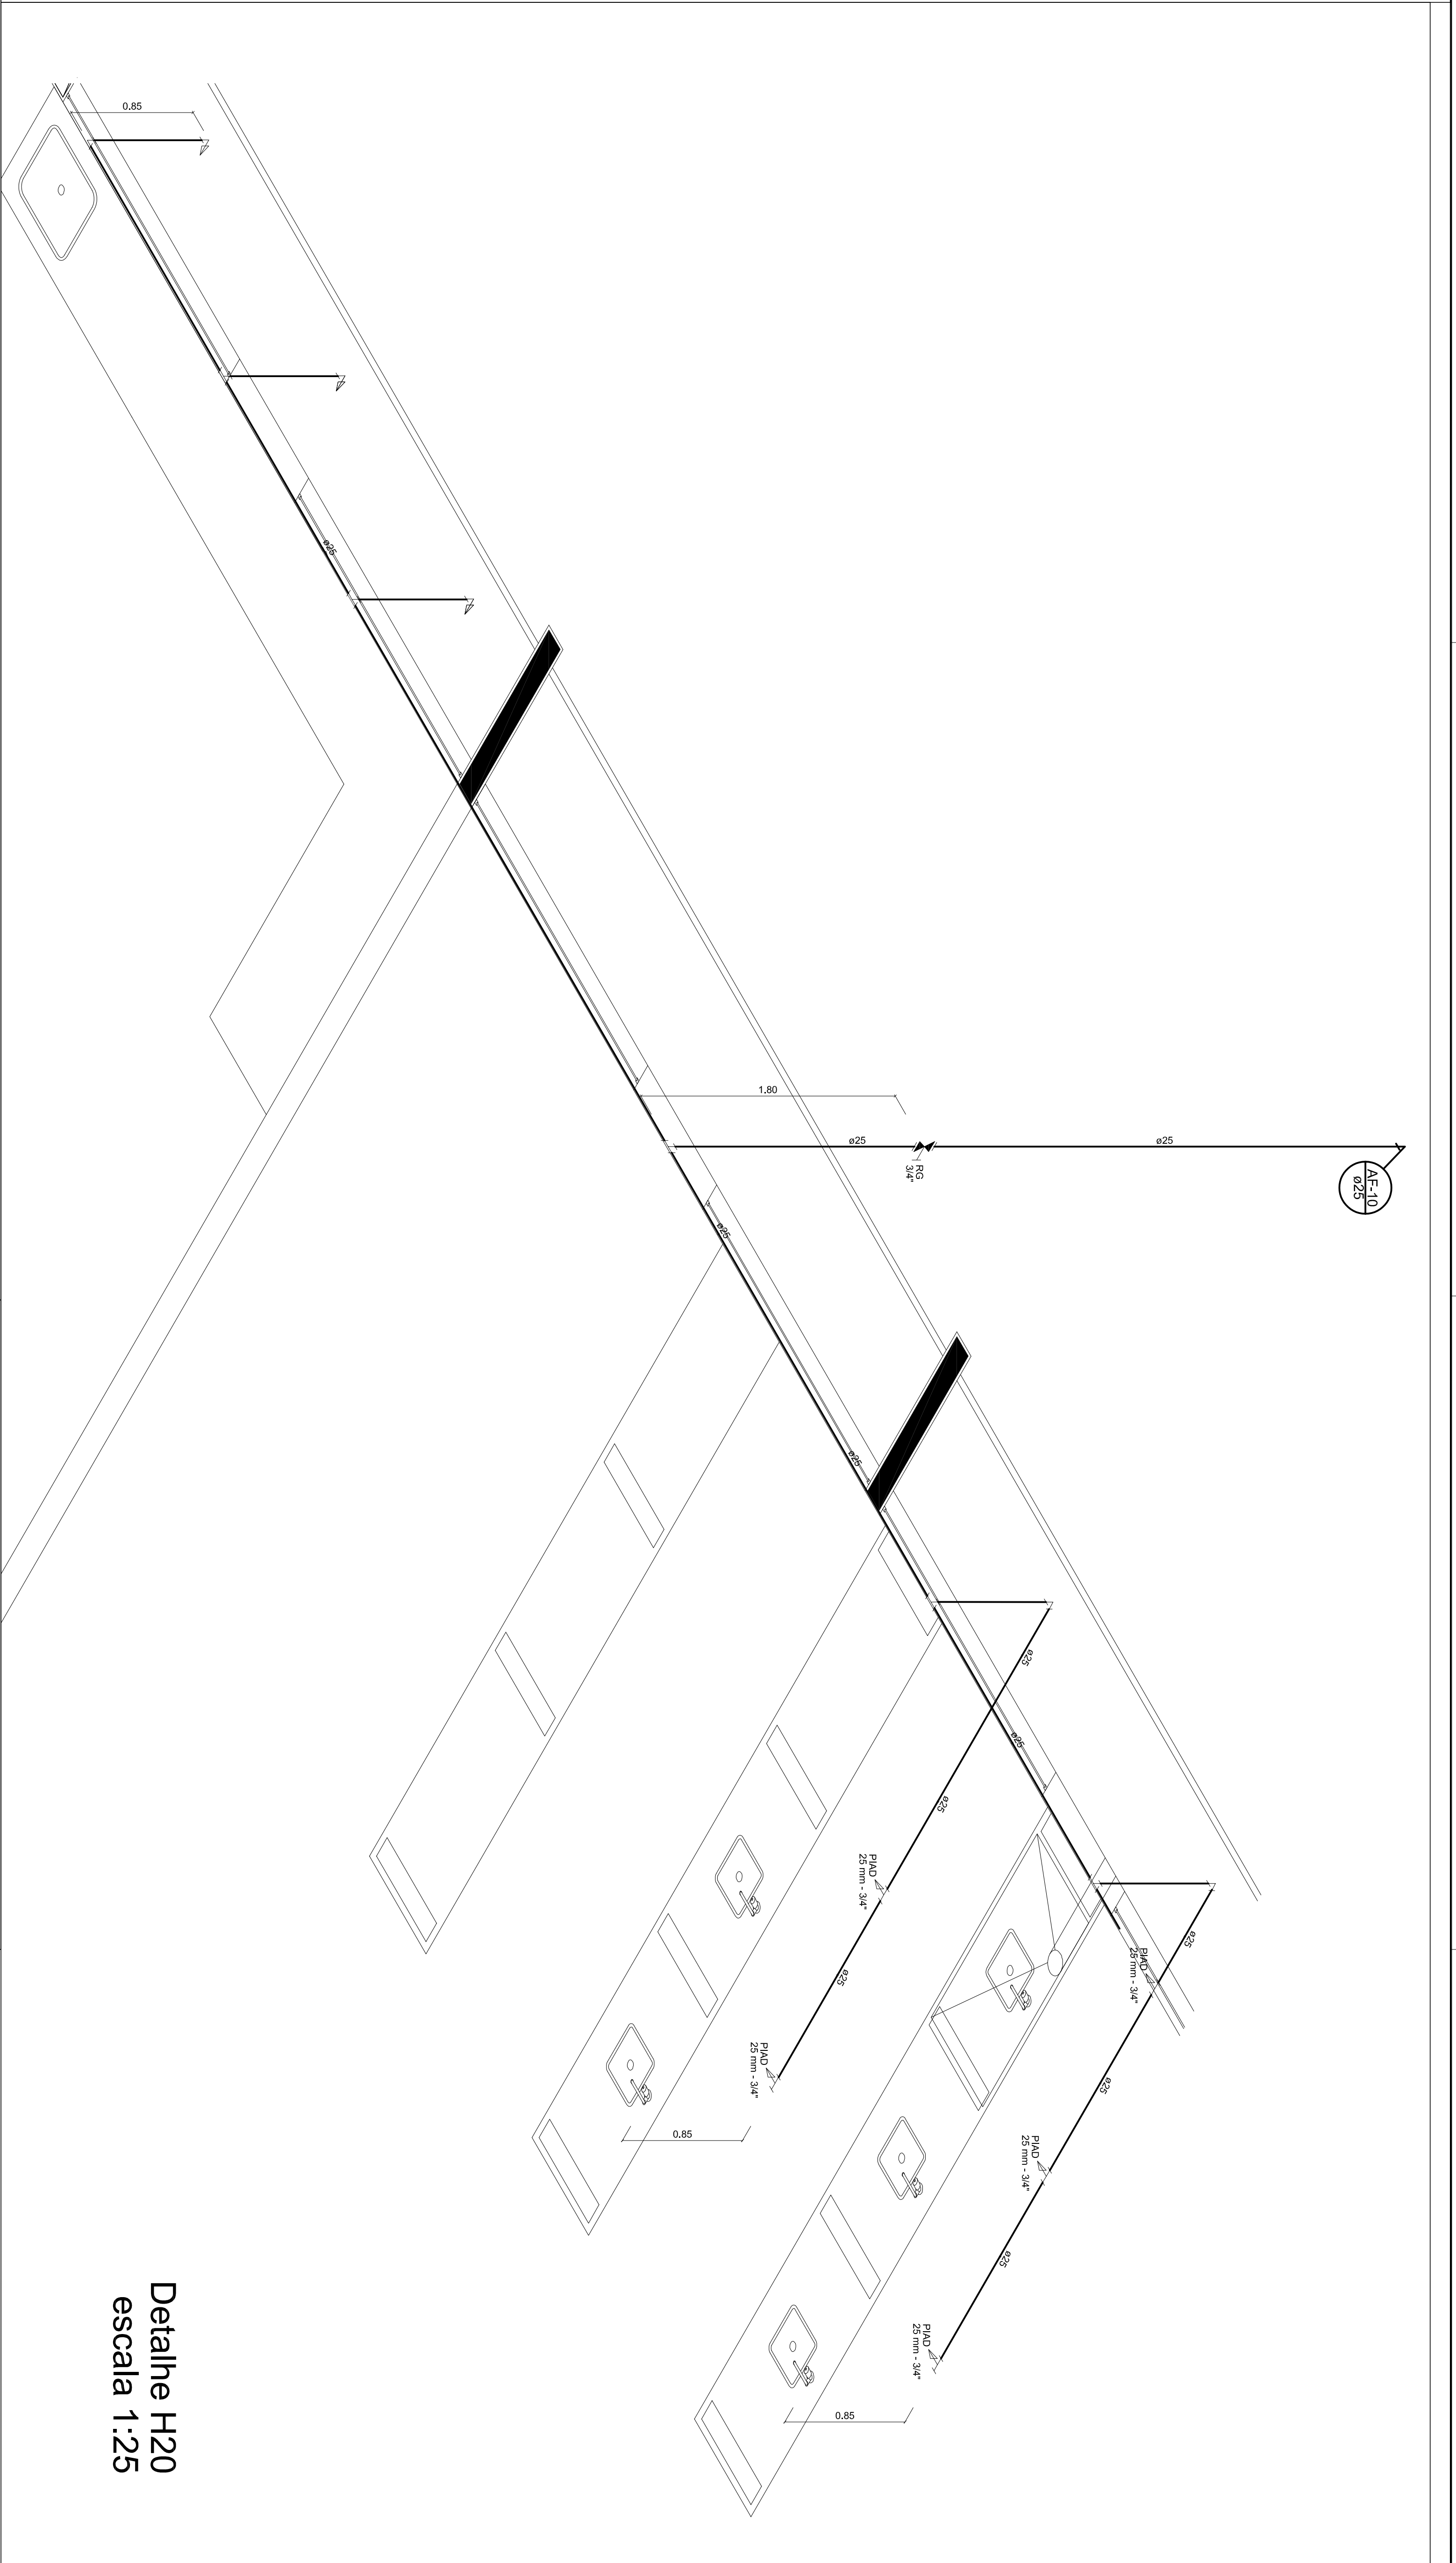

Detalhe H20  
escala 1:25

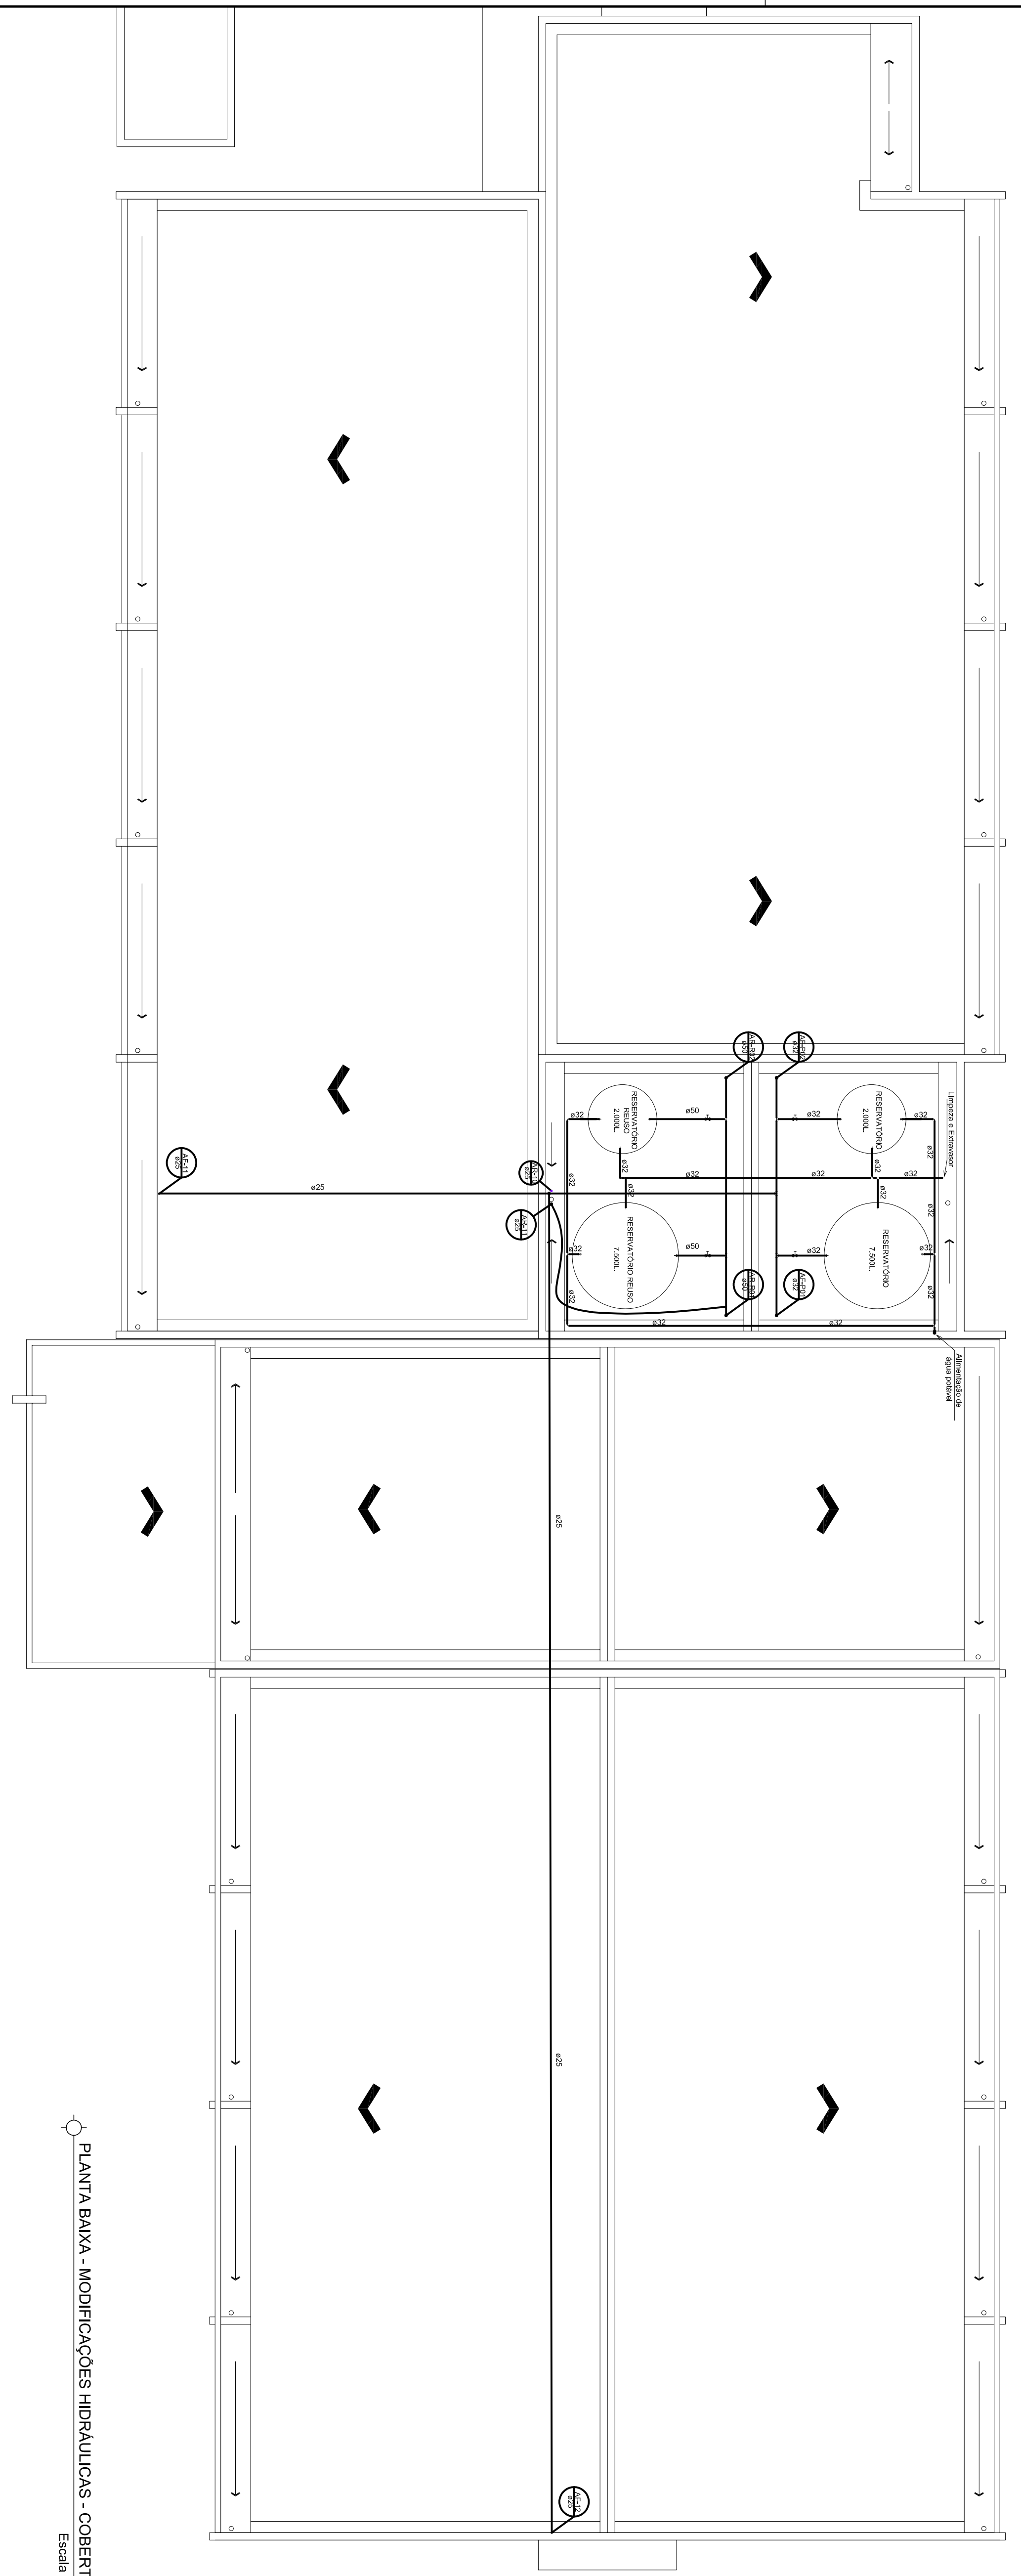

 PLANTA BAIXA - MODIFICAÇÕES HIDRÁULICAS - COBERTURA  
Escala 1:100



Detalhe H22  
escala 1:25

<p><b>INSTITUTO FEDERAL DE EDUCAÇÃO, CIÊNCIA E TECNOLOGIA RIO GRANDE DO SUL</b></p>		<p><b>PRÉDIO MECÂNICA</b> Rua Nelson Brihiel Pires, 1000 - Santa Teresinha - Rio Grande - RS</p>	
<p><b>PROJETO HIDRÁULICO</b></p>		<p><b>COBERTURA/DETALHES</b></p>	
PROJETO	PROJETO	PROJETO	PROJETO
ELABORADO	ELABORADO	ELABORADO	ELABORADO
PROJETO	PROJETO	PROJETO	PROJETO
DATA	DATA	DATA	DATA
APRIL 2018	APRIL 2018	APRIL 2018	APRIL 2018