


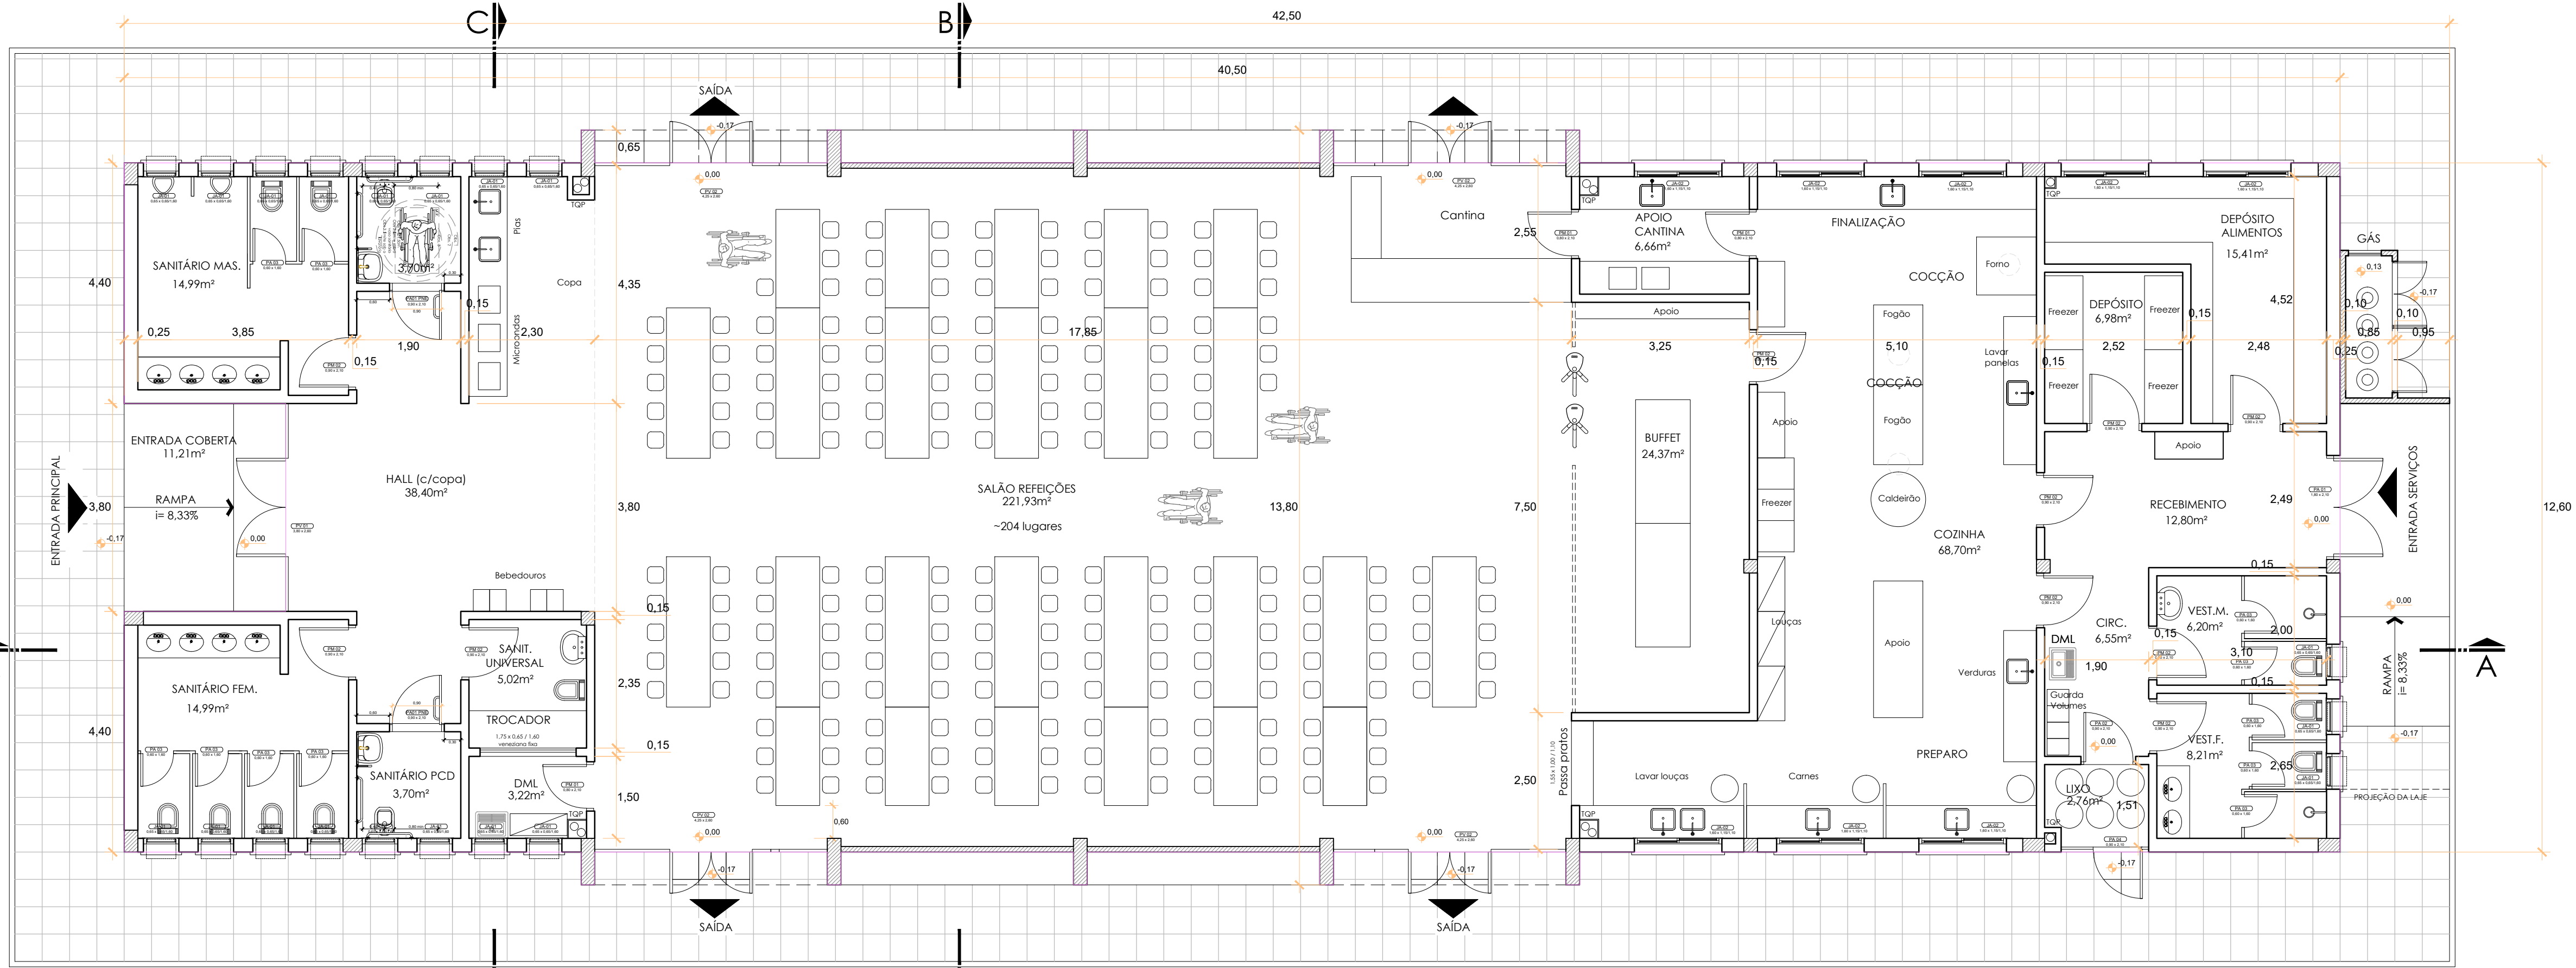

REFEITÓRIO
PLANTA BAIXA
ESCALA: 1/75
A= 500,59 m²

○ Furo na laje (exaustão coifas)

REVISÃO		DESCRIÇÃO:	RESPONSÁVEL:	APROVAÇÃO:	DATA: