


LEGENDA MODELO

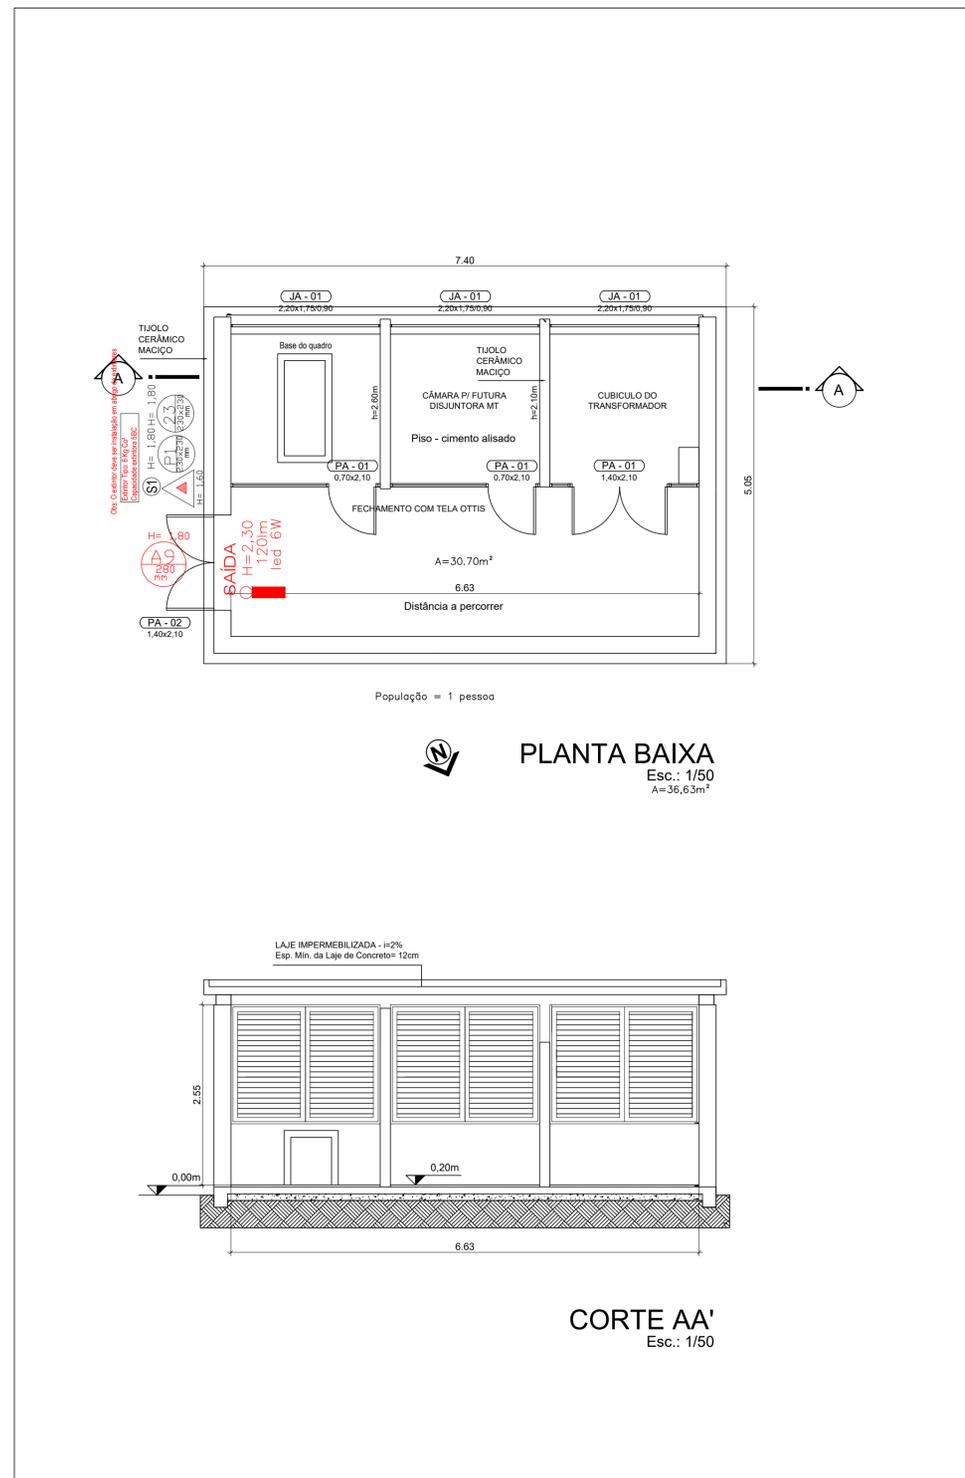

LEGENDA - NBR 14100-1998

EXTINTOR PORTÁTIL DE CO2	Porta corta-fogo P-60 minutos
EXTINTOR PORTÁTIL DE PÓ TIPO BC	Acionador manual do sistema de detecção e alarme
EXTINTOR PORTÁTIL DE PÓ TIPO ABC	Aviador tipo sirene
Central Predial de GLP	Baterias de acumuladores para o sistema de detecção de alarme
Hidrante urbano de coluna	Baterias de acumuladores para o sistema de iluminação de emergência
Hidrante urbano subterrâneo	Bomba de recalque de água
Rota de Fuga - Direção a seguir	Central de deteção e alarme
Rota de Fuga - Saída Final	Central do sistema de iluminação de emergência
Barra antipânico	Detector de fumaça pontual - no teto
Ponto de Iluminação de Emergência	Reserva de incêndio
Ponto de Iluminação de emergência de balizamento	Sistema de hidrante duplo
Ponto de Iluminação de SAÍDA de emergência balizamento	Sistema de hidrante simples
	Ponto de chuveiro automático (bico de chuveiro automático)

TABELA DE (PLACAS DE SINALIZAÇÃO - FOTOLUMINESCENTES) NBR 13434-2:2004

PROIBIDO FUMAR (SINALIZAÇÃO - PLACA CIRCULAR)
PROIBIDO USAR ELEVADOR EM CASO DE INCÊNDIO (PLACA CIRCULAR)
CUIDADO, RISCO DE ALERTA GERAL (SINALIZAÇÃO - PLACA TRIANGULAR)
CUIDADO, RISCO DE INCÊNDIO (SINALIZAÇÃO - PLACA TRIANGULAR)
CUIDADO RISCO DE CHOQUE ELÉTRICO (SINALIZAÇÃO - PLACA TRIANGULAR)
INDICAÇÃO SAÍDA À DIREITA (SETA + PICTOGRAMA)
INDICAÇÃO SAÍDA À ESQUERDA (SETA + PICTOGRAMA)
INDICAÇÃO ACESSO A SAÍDA - A FRENTE (SETA + PICTOGRAMA)
INDICAÇÃO DE SAÍDA EM RAMPAS (SETA + PICTOGRAMA)
INDICAÇÃO DE SAÍDA EM ESCADA (SETA + PICTOGRAMA)
INDICAÇÃO COM SAÍDA E OU SETA E OU PICTOGRAMA (PLACA RETANGULAR)
INDICAÇÃO SAÍDA COM CADEIRANTE + SETA (PLACA RETANGULAR)
INDICAÇÃO COM NÚMERO DO PAVIMENTO (PLACA RETANGULAR)
INDICAÇÃO DE LOCAL DE INSTALAÇÃO DE ALARME SONORO
BOTONEIRA DE ACIONAMENTO DE ALARME OU DE BOMBA DE INCÊNDIO
INDICAÇÃO DA CENTRAL DE ALARME
EXTINTOR DE INCÊNDIO (SINALIZAÇÃO - PLACA QUADRADA)
INDICAÇÃO DE LOCALIZAÇÃO DE MANGOTINHO
INDICAÇÃO DE LOCALIZAÇÃO DE ABRIGO DE MANGUEIRA DE INCÊNDIO
INDICAÇÃO DE LOCALIZAÇÃO DE HIDRANTE FORA DO ABRIGO DE MANGUEIRAS
INDICAÇÃO DE LOCALIZAÇÃO DE VÁLVULA DE CONTROLE DE SPRINKLERS
INDICAÇÃO DE DIREÇÃO DE SAÍDA - SETA (PLACA RETANGULAR)

REVISÃO	DESCRIÇÃO:	RESPONSÁVEL:	APROVAÇÃO:	DATA:
01		Nisielly		

<p>INSTITUTO FEDERAL DE EDUCAÇÃO, CIÊNCIA E TECNOLOGIA RIO GRANDE DO SUL</p>	<p><b>CÂMPUS GRAMADO</b></p> <p>Bairro Várzea Grande GRAMADO/RS</p>	
	<p>ASSUNTO:</p> <p style="text-align: center;">PPCI</p>	
<p>PROJETO:</p> <p>Nisielly Orelimani Pichaco Eng. CIVIL - CREA RS 156932</p>		<p>OBRA:</p> <p><b>SUBESTEÇÃO DE ENERGIA</b></p> <p>CONTEÚDO:</p> <p>Planta Baixa e Corte</p>
<p>EXECUÇÃO:</p>		<p>ARQUIVO:</p> <p>ESCALA: 1:50</p> <p>DESENHO: Nisielly</p> <p>PRANCHA: 01</p> <p>DATA: MAR/2025</p>
<p>PROPRIETÁRIO:</p> <p>INSTITUTO FEDERAL DO RIO GRANDE DO SUL - ifpr.edu.br</p>		<p>ÁREA CONSTRUÍDA: 36,63 m<sup>2</sup></p>